



PŮDORYS 1NP
ZÁZEMÍ : 110 m²
HALA : 14.40 m²
CELKEM 2NP : 1550m²

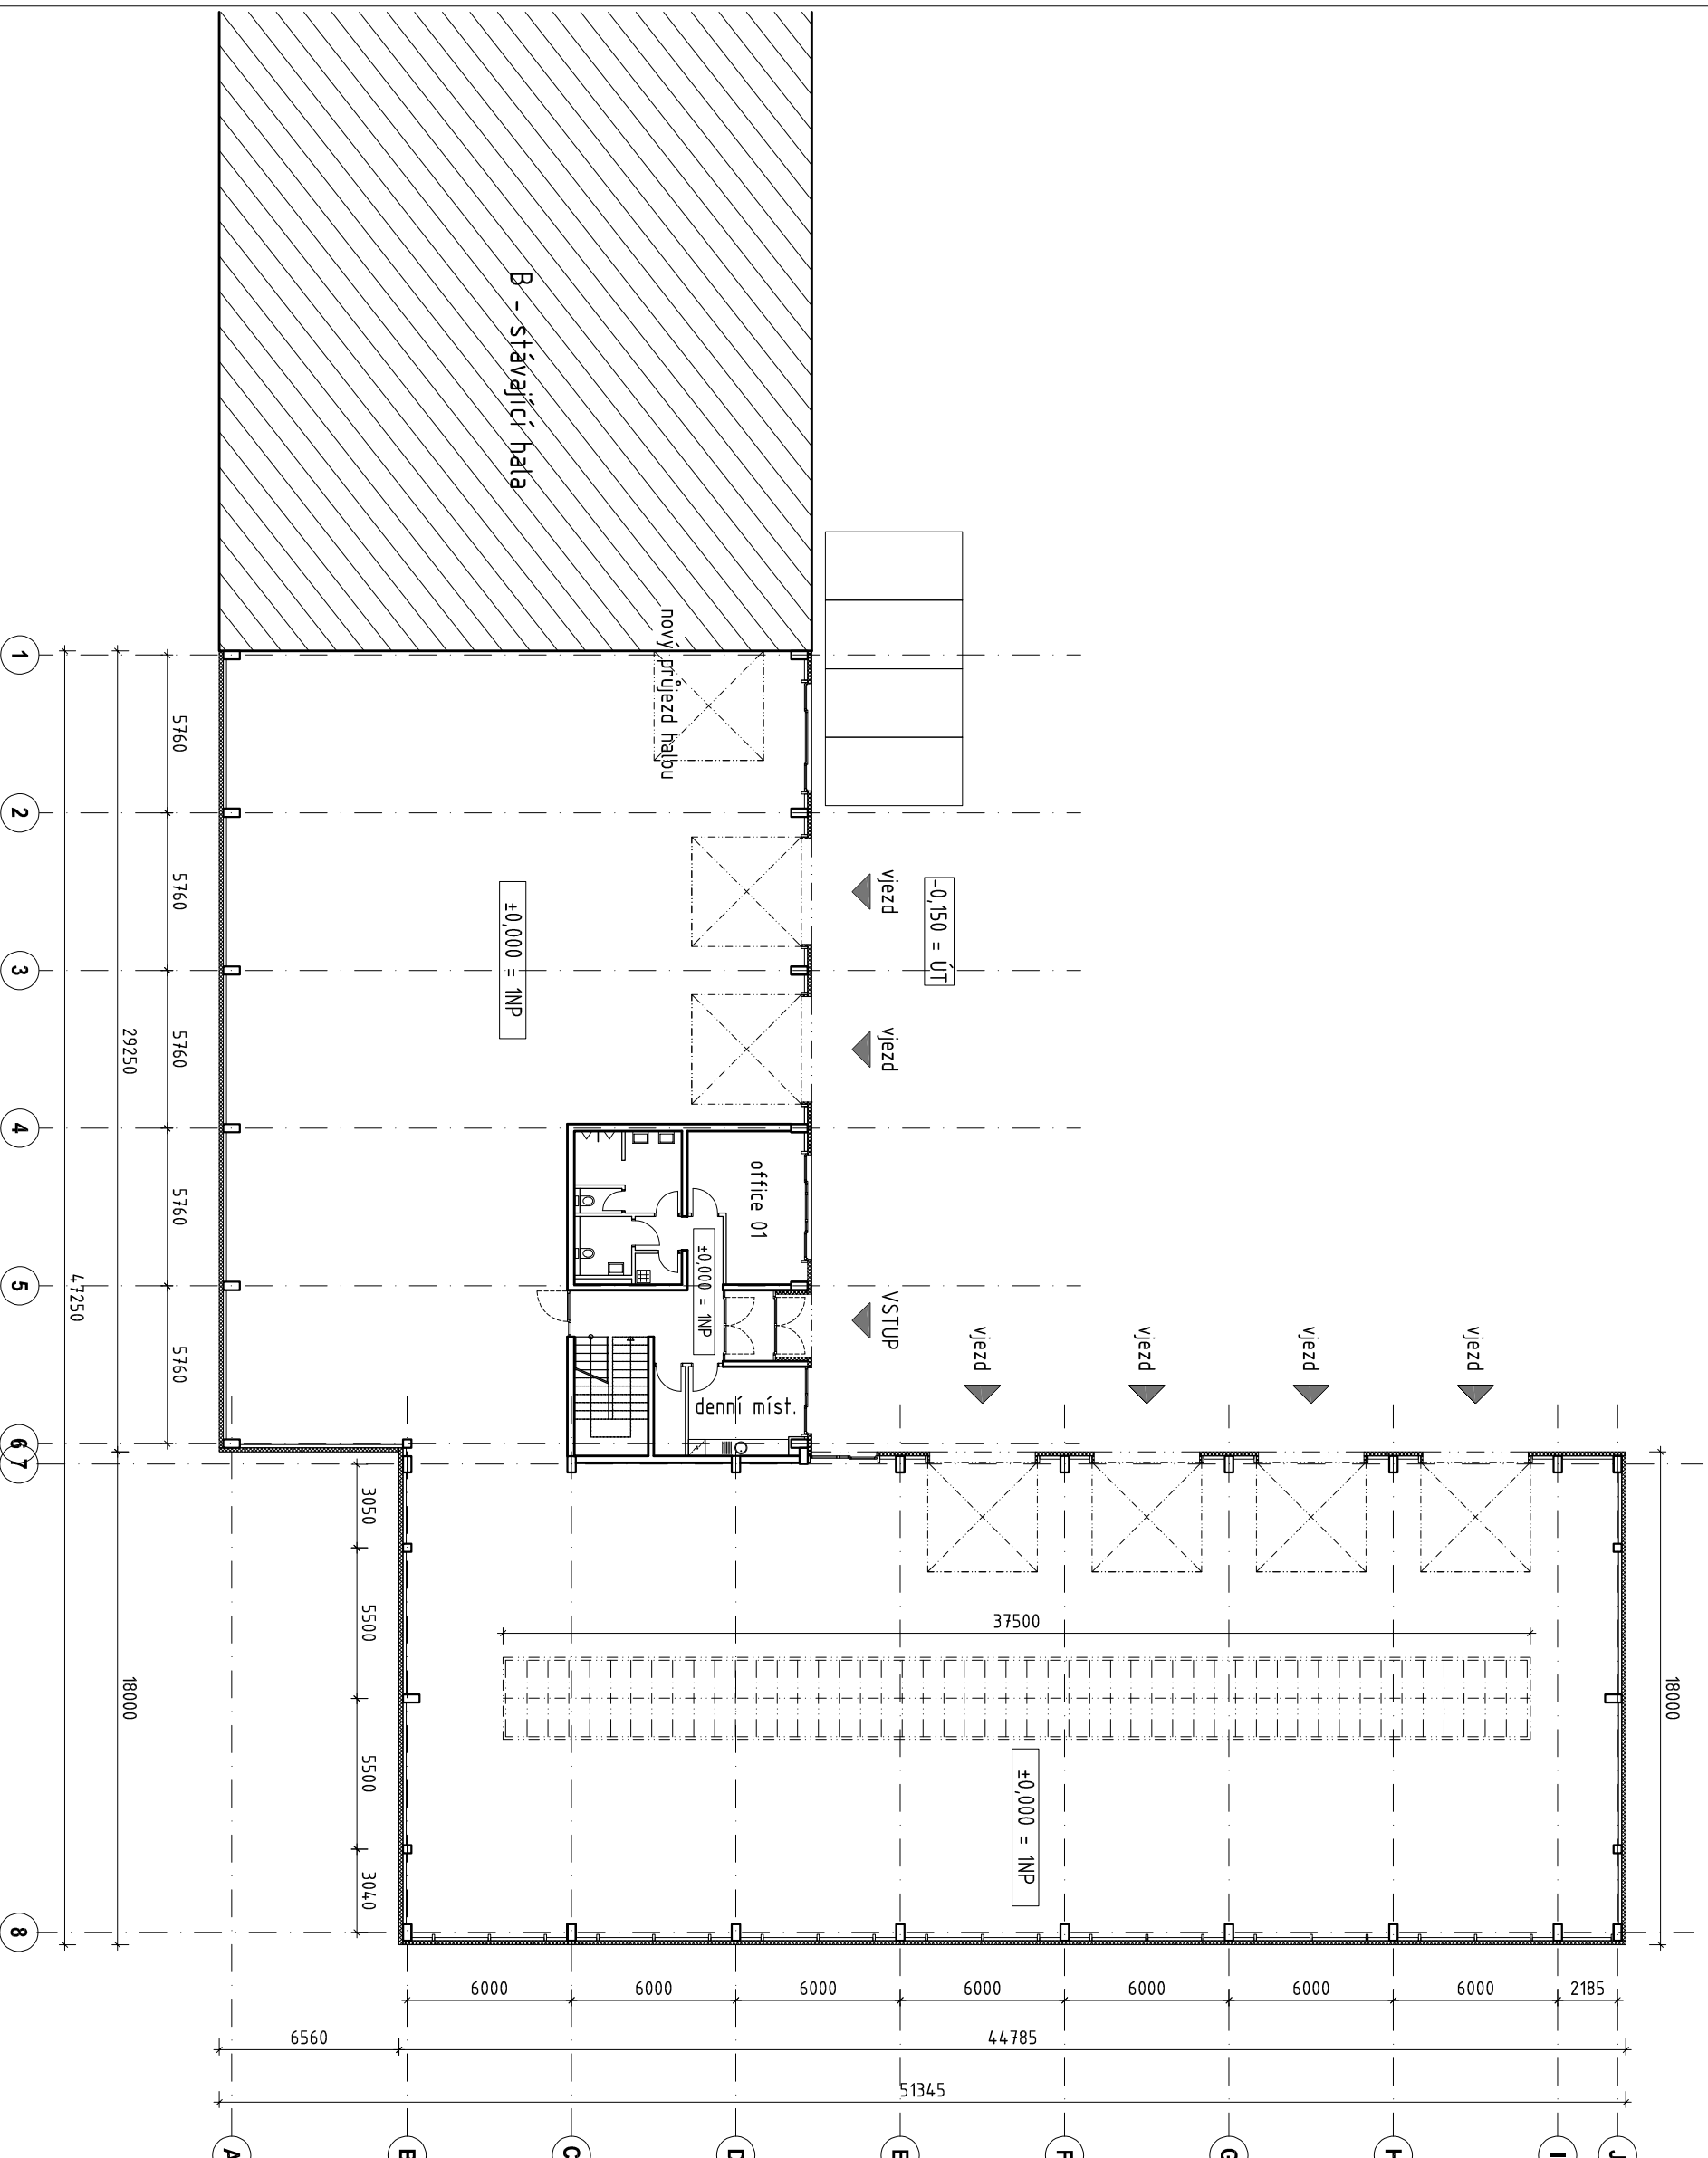

STAVBA / PROJECT

Přístavba servisní a provozní budovy
 ve stávajícím areálu firmy ABM Technology s.r.o.
 na pozemcích 190/1, 190/2, 190/4,
 191/3 a 191/5 k.ú. Soběraž 751685

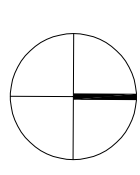

RAZITNO / STEM

INVESTOR / CLIENT
ABM Technology s.r.o.
 Soběraž 76, 507 13 Soběraž, 49678663
 IČ: 49678663, +420 493 534 833, info@abmtechnology.cz
 GENERALI PROJEKTANT / GP
ARCHIDE CZ s.r.o.
 Hvozdanská 3, Praha 4, 148 01
 T: +420 271 192 180
 info@archide.cz, www.archide.cz
 ODPOVĚDNÝ PROJEKTANT / AUTHOR
 Ing. arch. Radim Palkovský, ČKA 03 259
 VÝKRES VYPRACOVAL / DRAWN
 Ing. arch. Radim Palkovský, ČKA 03 259

| ČÁST / PART | STUPĚŇ / STAGE | DATUM / DATE | MĚŘÍTKO / SCALE |
|-------------|----------------|--------------|-----------------|
| stavební | DUR | 01/2023 | 1:250 |

STATIKA / STRUCTURE
 Ing. Viktor Unger, Hostetnice 64, Mokrá 664 04, T: +420 721 376 119
 ZPRACOVÁNÍ / INSTALLATION - VODA, KANALIZACE, PLYN / SERVICES
 Ing. Ivo Moravíček, Dubová 642/15, 637 00 Brno, T: +420 776 177 104
 TEPELNÁ TECHNIKA / HEATING
 Ing. Hrubý, Antušková 683, Benešov 256 01, T: +420 724 724 394
 VZT + RTOH
 Ing. Hrubý, Antušková 683, Benešov 256 01, T: +420 724 724 394
 ELEKTRO SILNOPROUD, SLABOPROUD, MĚŘI / MEP
 Ing. Jiří Blaha, Pohní 75, Veleň, 250 63, T: +420 352 835, F: +420 777 343 632
 POŽÁRNÍ OCHRANA / FIRE PROTECTION
 Ondřej Valčík, Mlýnská 1391, 76331 Brumov-Bylnice, T: +420 778 547 801

ČÍSLO VÝKRESU / DRAWING No **ABM-SOB-A1-101**

NAZEV VÝKRESU / DRAWING **půdorys 1NP**

INDEX REVIZÍ / REVISION